




6 VISTA 03 - DESPENSA  
ESCALA 1/25

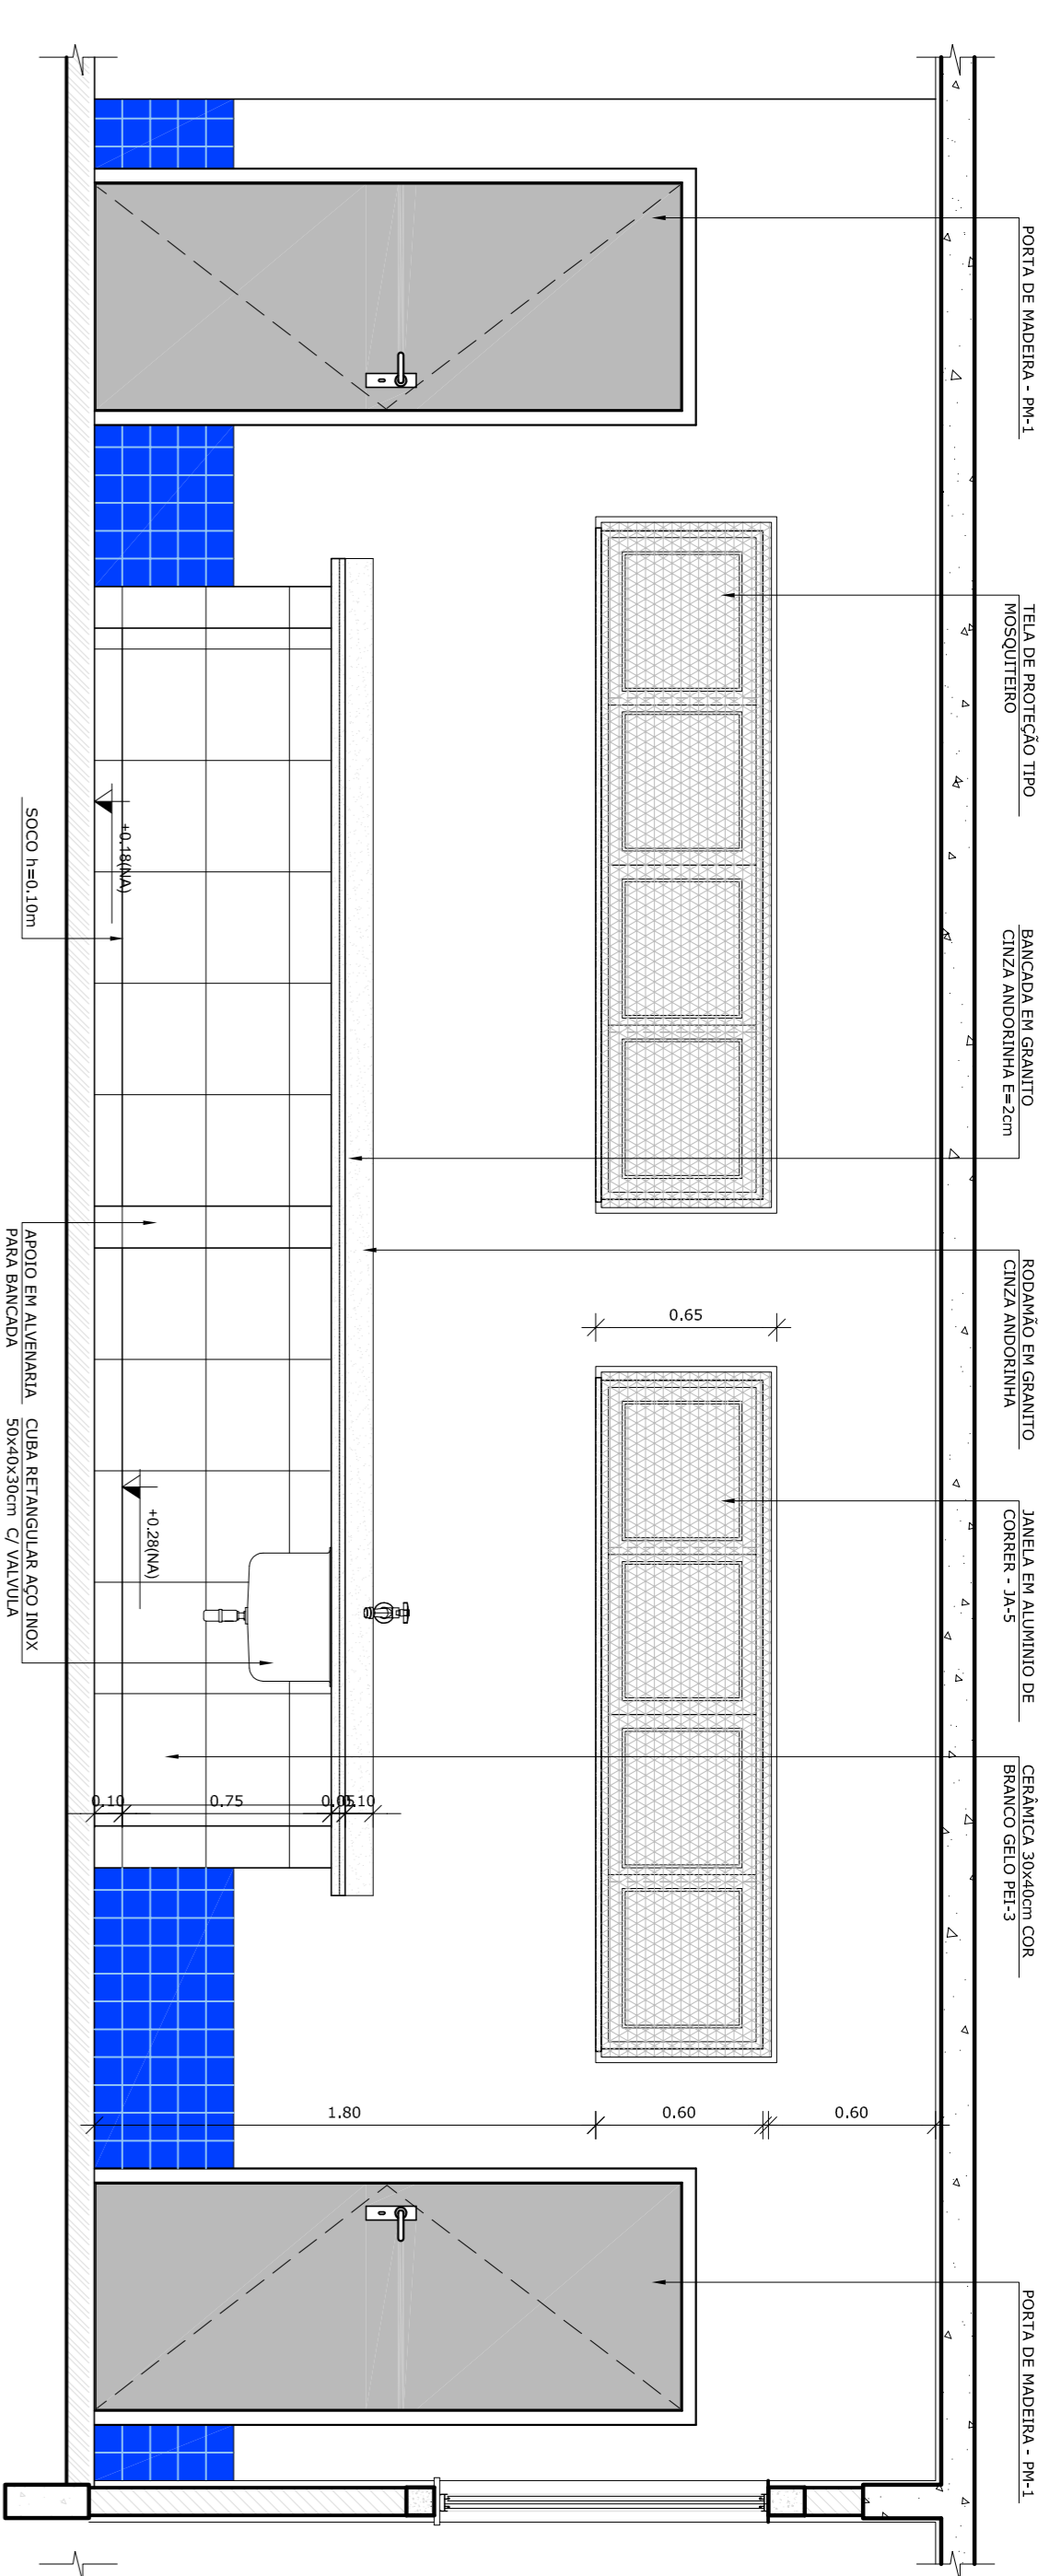


7 VISTA 04 - RECEPÇÃO E PRÉ LAVAGEM  
ESCALA 1/25

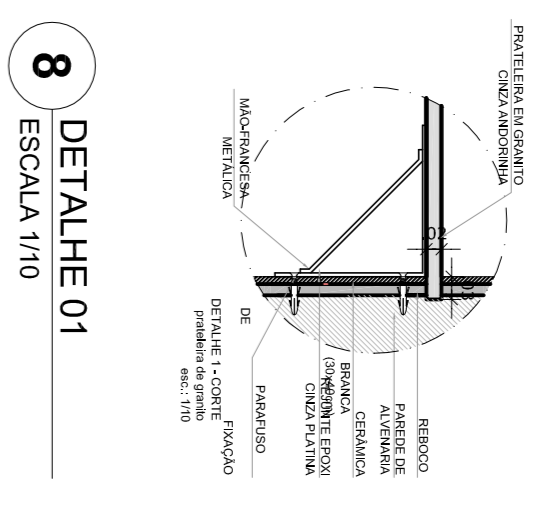


8 DETALHE 01  
ESCALA 1/10

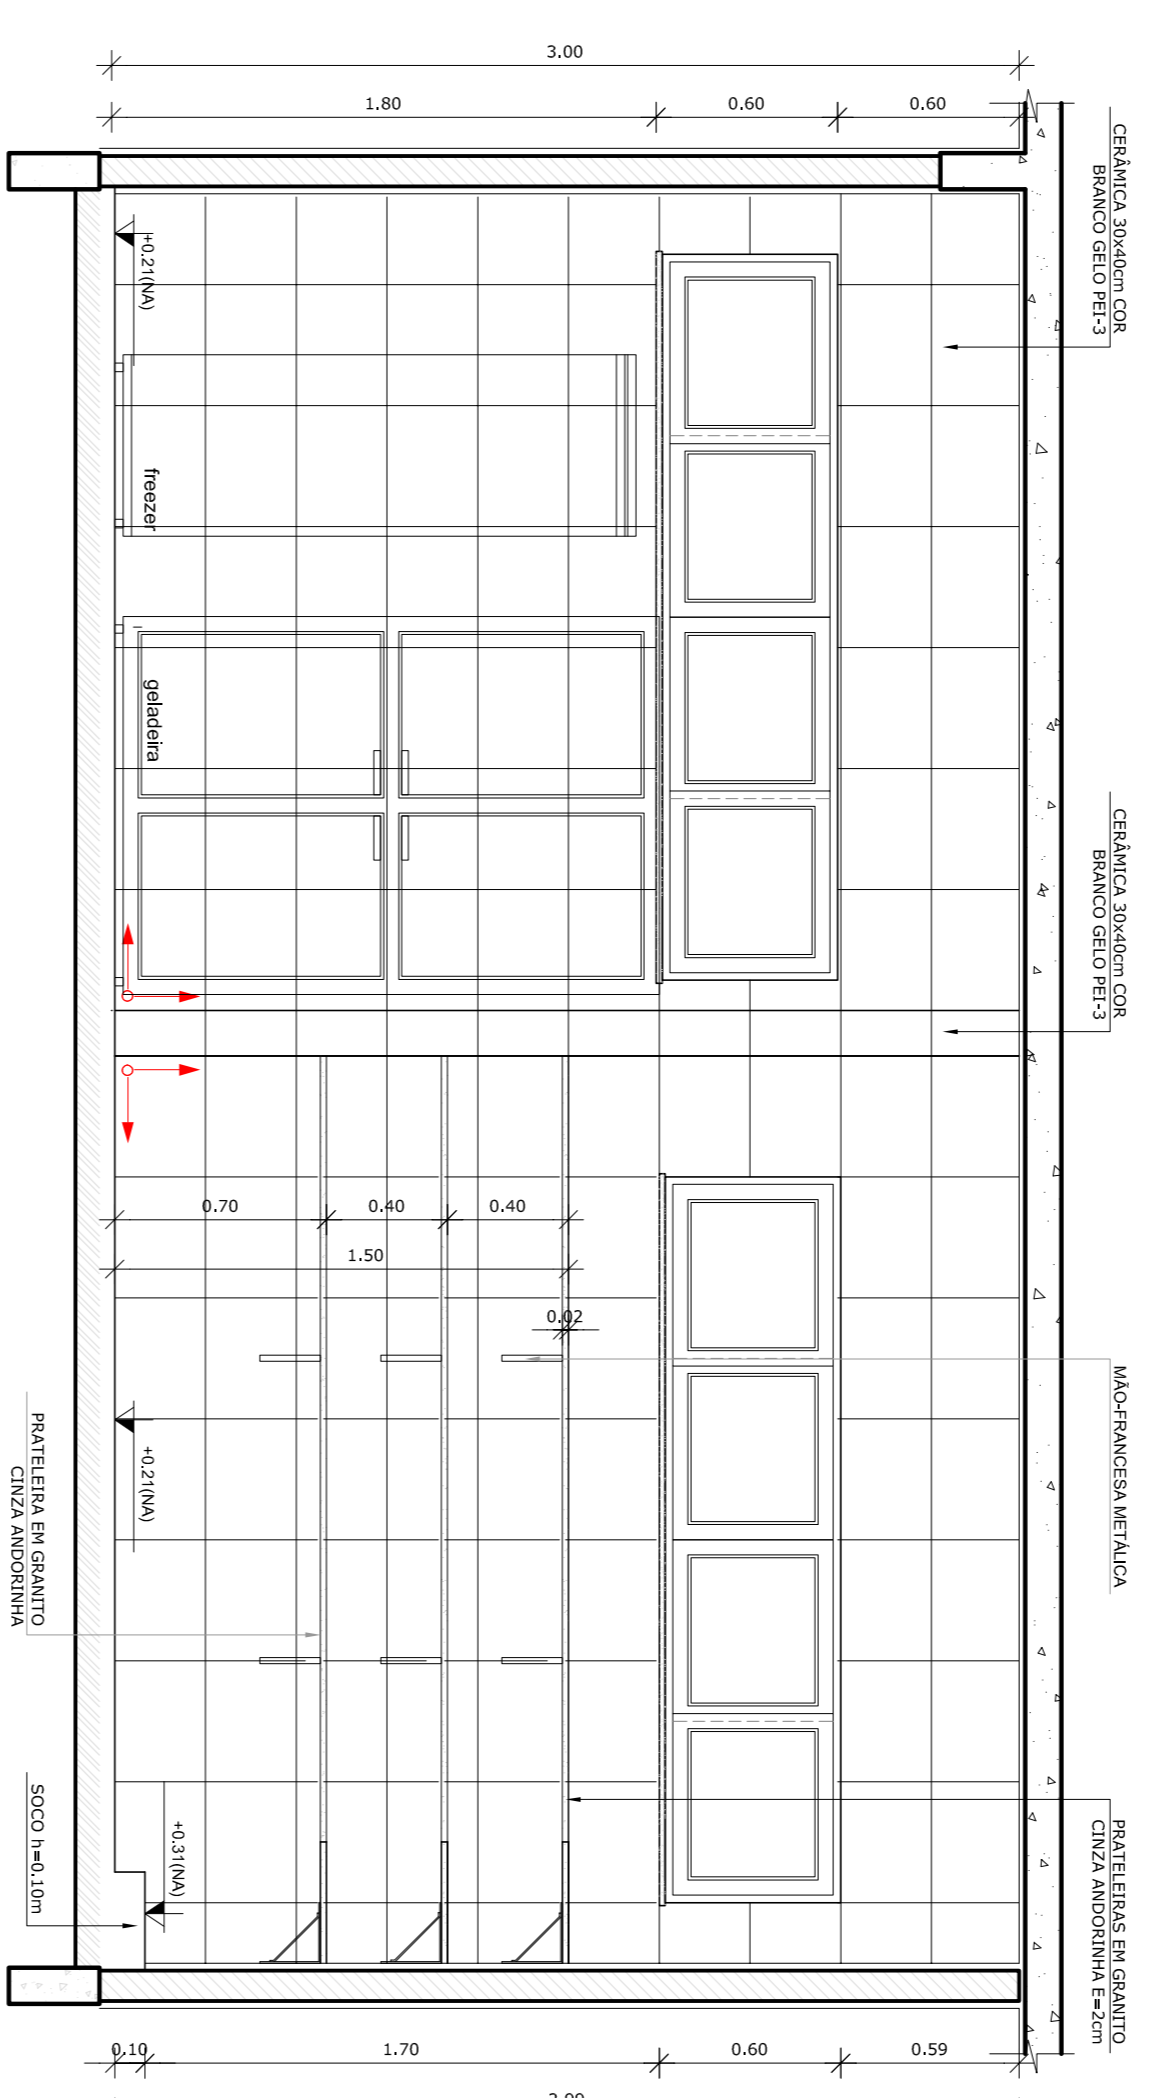


3 VISTA 01 - DESPENSA  
ESCALA 1/25

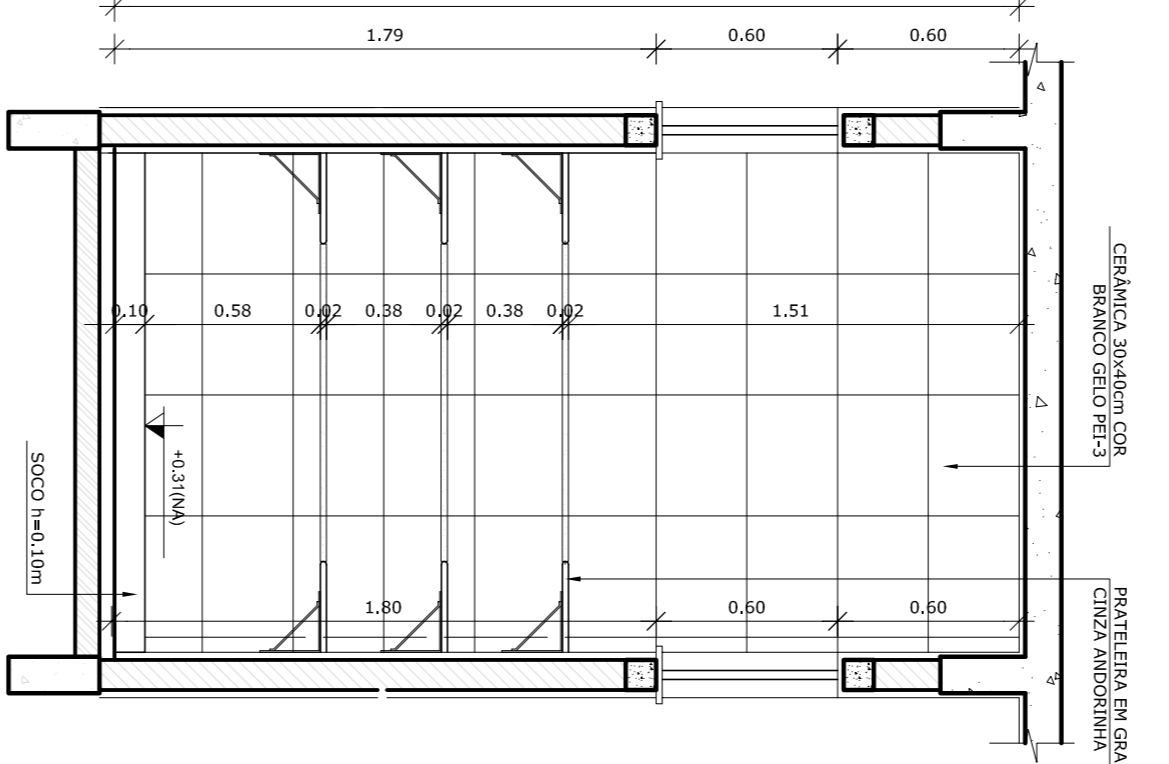


4 VISTA 02 - DESPENSA  
ESCALA 1/25

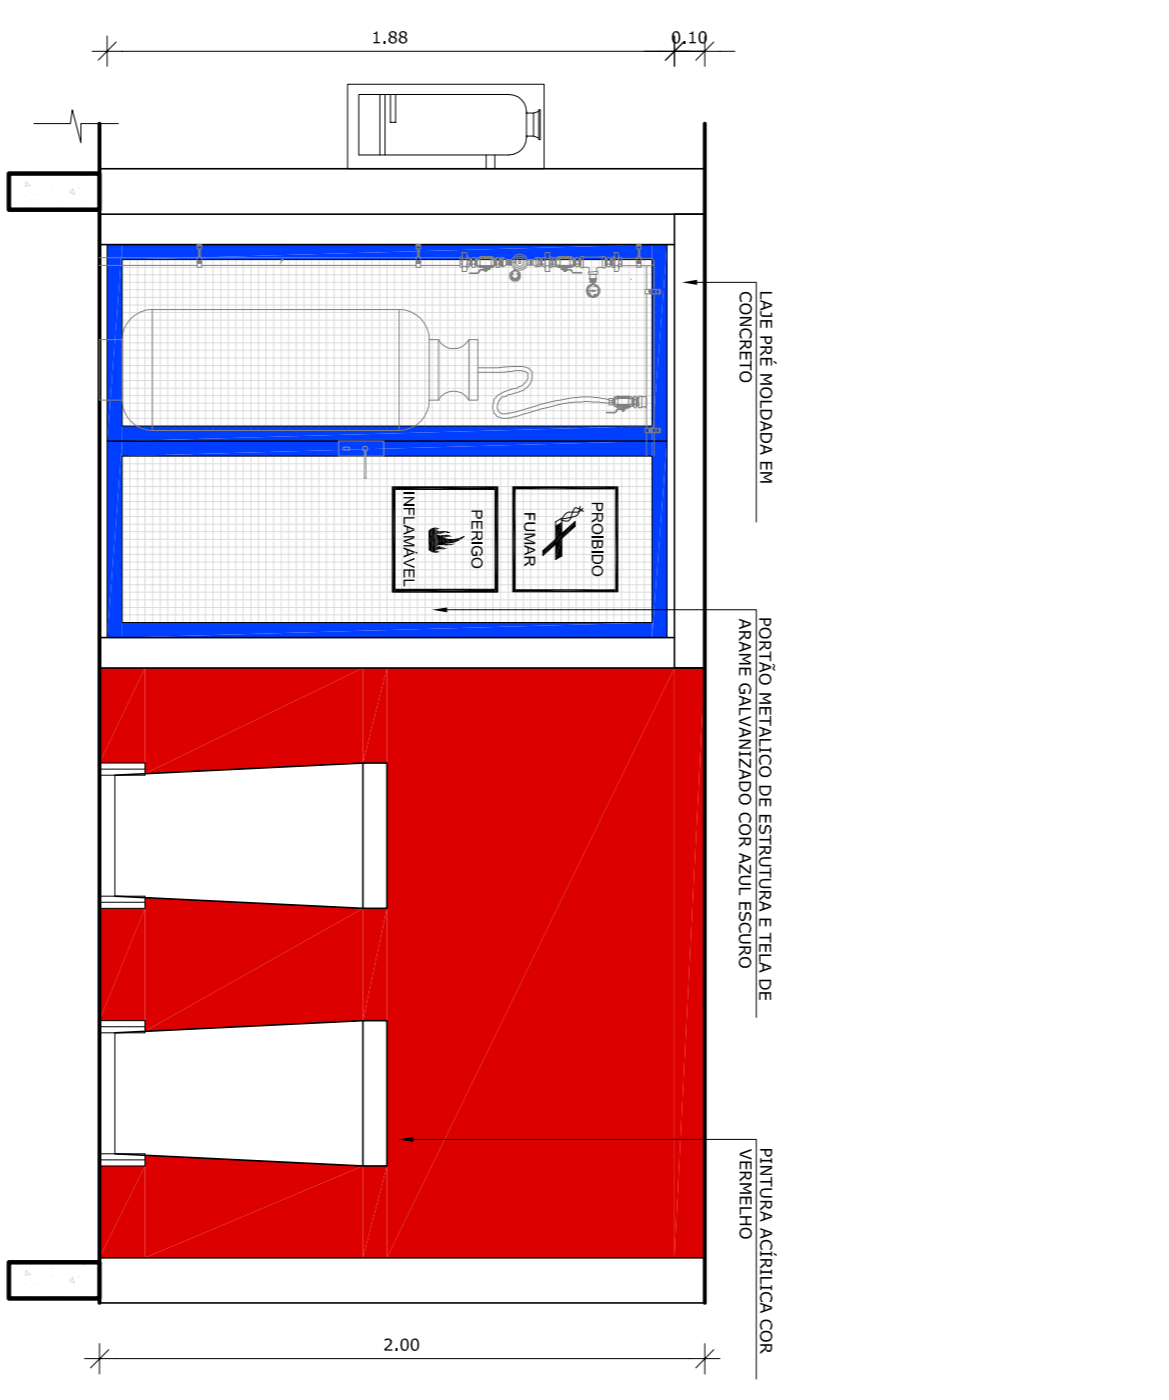


5 VISTA 01 - DESPENSA  
ESCALA 1/25

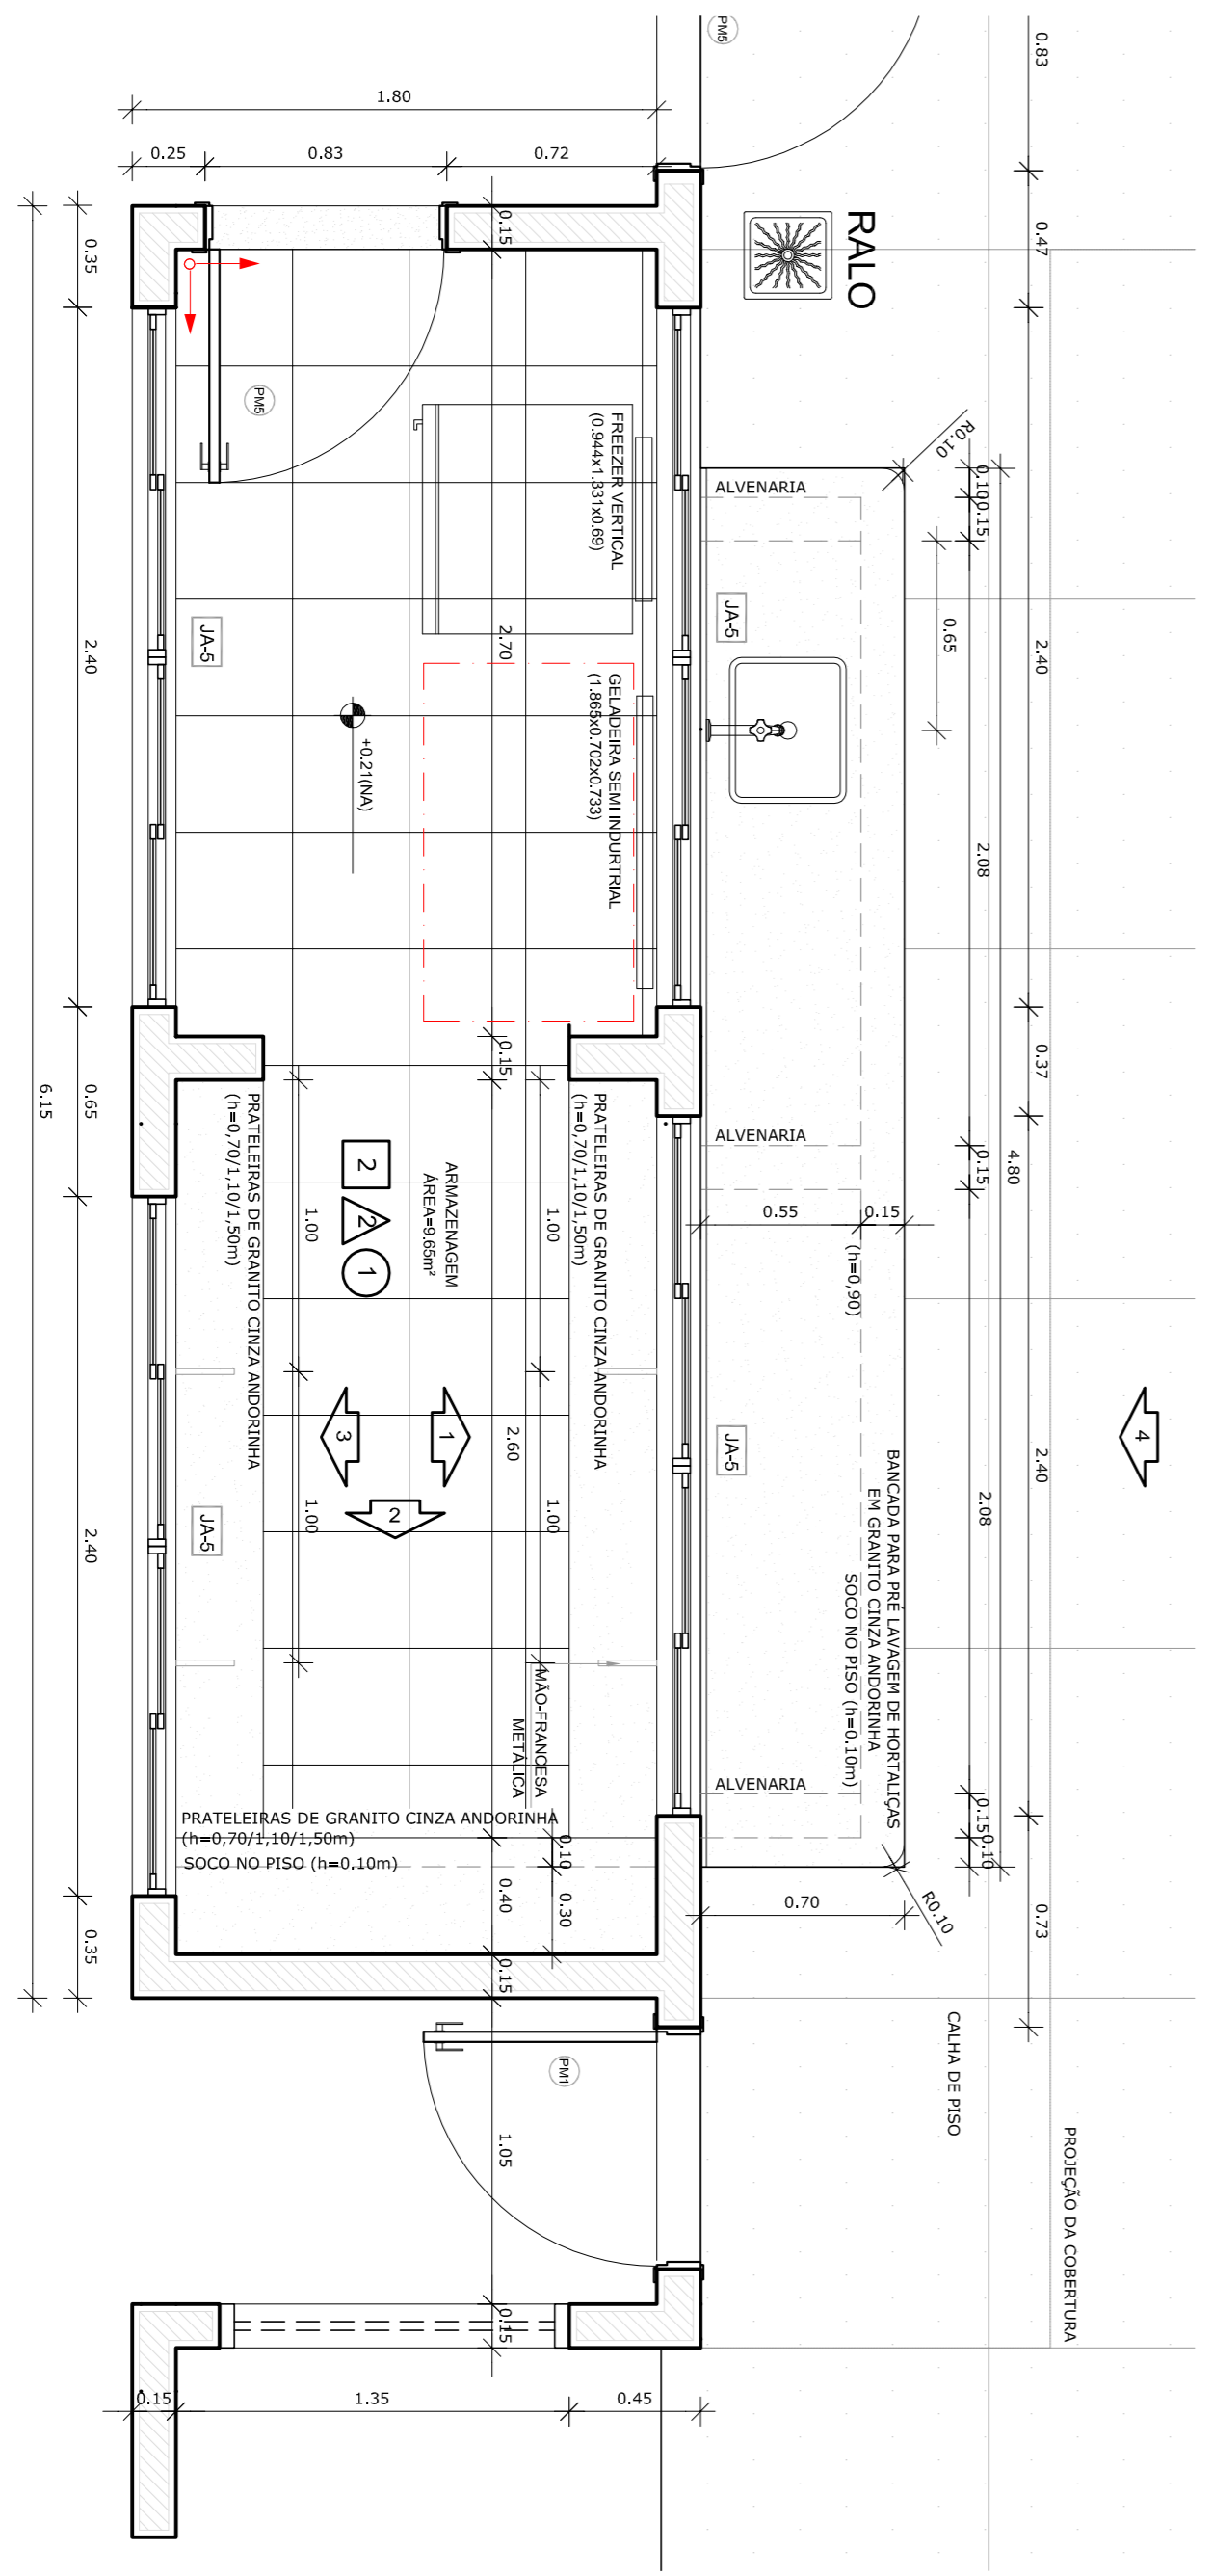

1 PLANTA BAIXA  
ESCALA 1/25

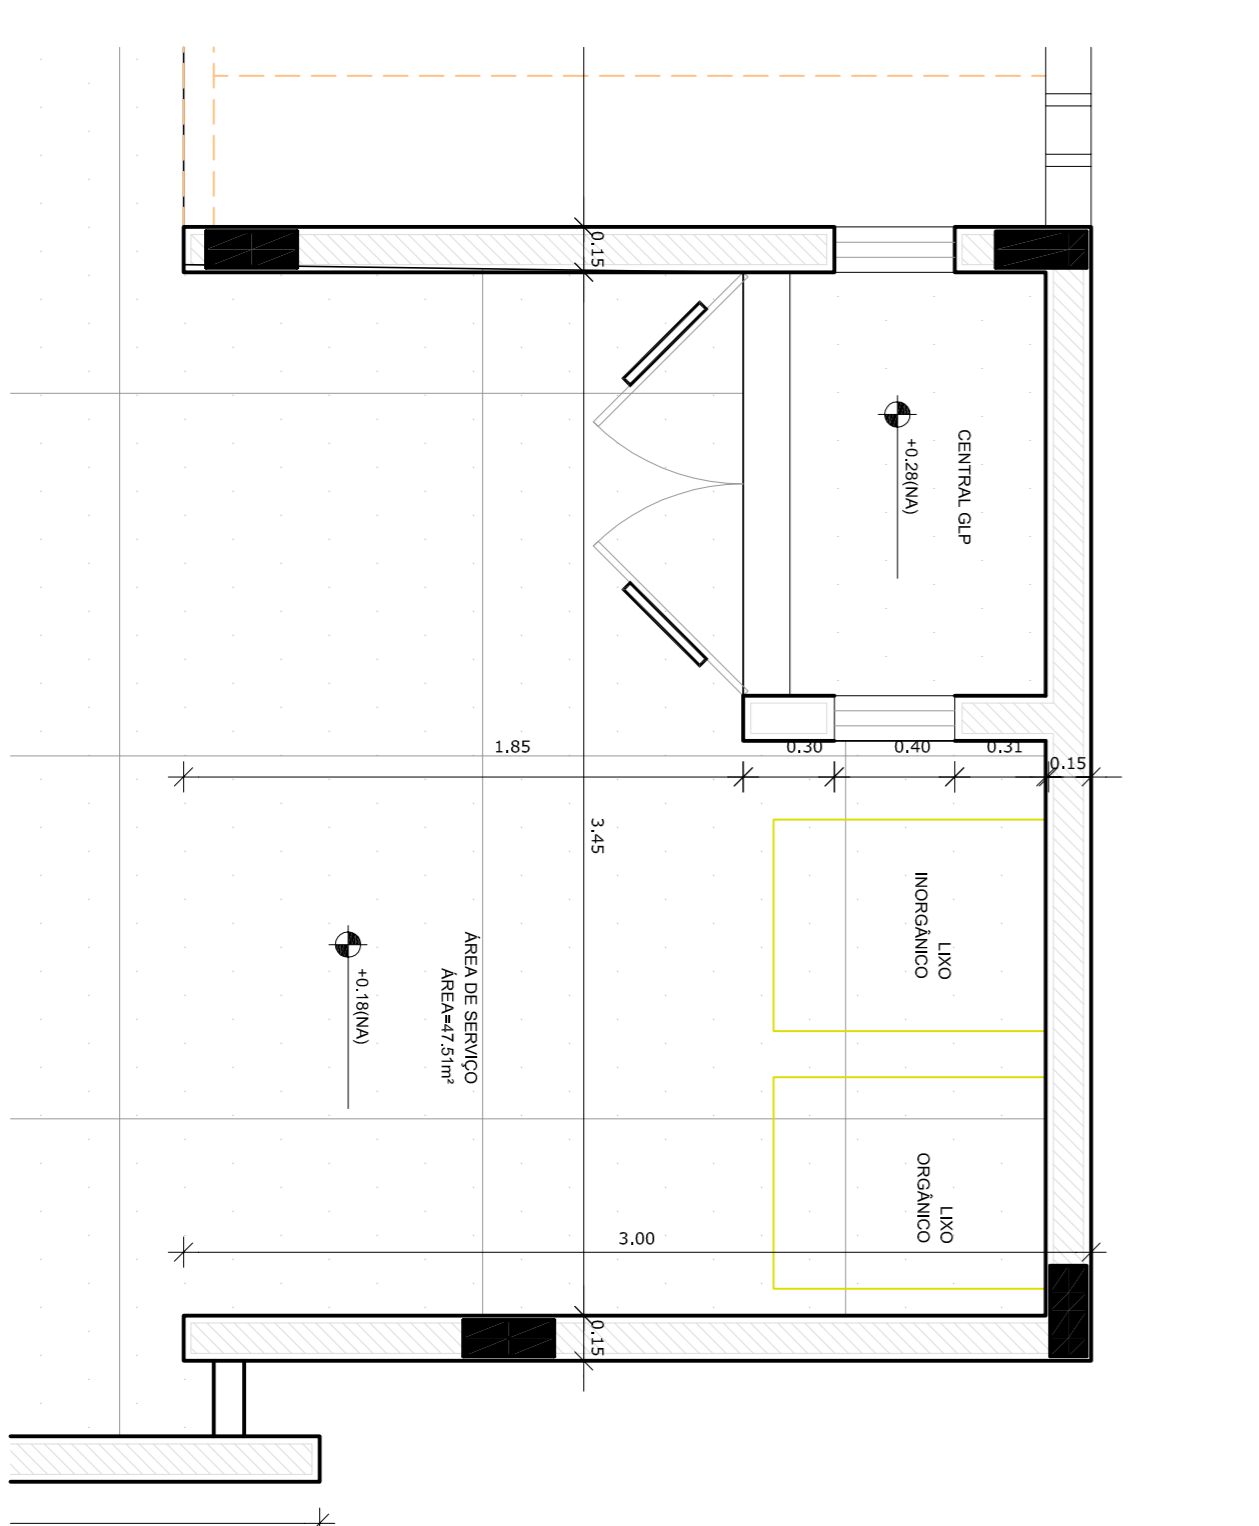

2 PLANTA BAIXA  
ESCALA 1/25

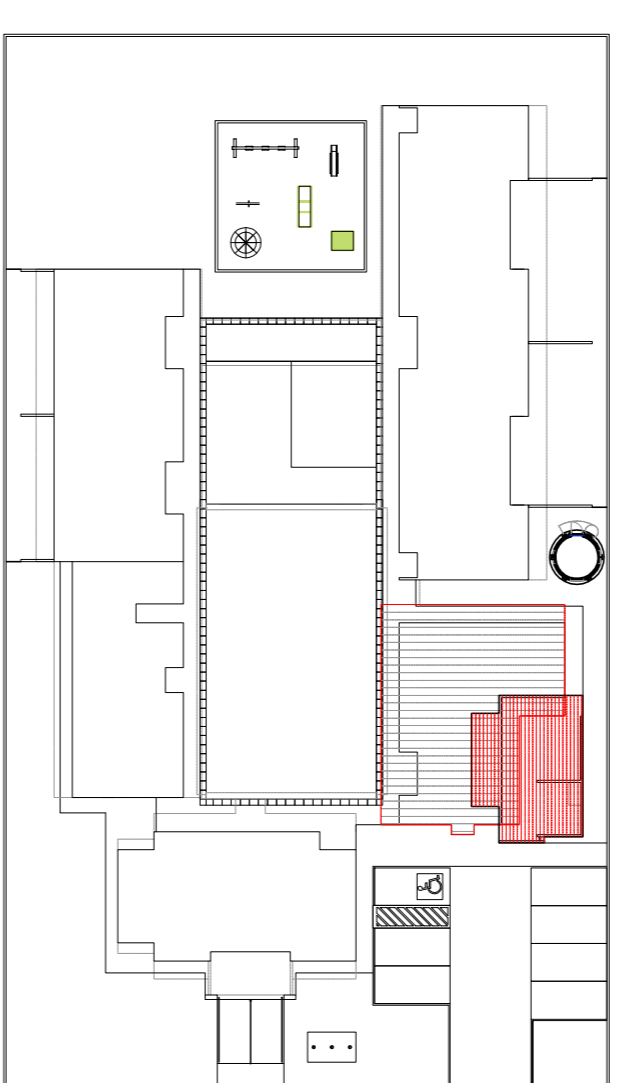

CROQUI DE REFERÊNCIA  
ESCALA 1/500

**FADE** Fundação Nacional de Desenvolvimento da Educação  
Ministério da Educação  
**BRASIL** PAÍS RICO E PAÍS SEM POBREZA

PROJETO PADRÃO - FNDE

PROPRIETÁRIO:	
ENERGEO:	
MUNICÍPIO - UF:	
PROPRIETÁRIO:	
RESP. TÉCNICO:	CREA
AUTOR DO PROJETO:	CAU
DIFEO:	CREA
RA:	

PROGRAMA PROINFÂNCIA - PROJETO TIPO B		PROGRAMA PROINFÂNCIA - PROJETO TIPO B	
PROJETO DE ARQUITETURA		PROJETO DE ARQUITETURA	
COORDEENADOR	CEEST - Coordenação Geral de Infraestrutura Educacional	AMPLIAÇÃO BLOCO DE SERVIÇOS	AMPLIAÇÃO DESPENSA
REVISÃO	R.00	ESCALA	INDICADA
FORMATO	A1 (90x120cm)	DATA EMISSÃO	NOVEMBRO 2012
PRONOME		FRONTEIRA	26/36