


1 AMPLIAÇÃO 06
ESCALA: 1/25

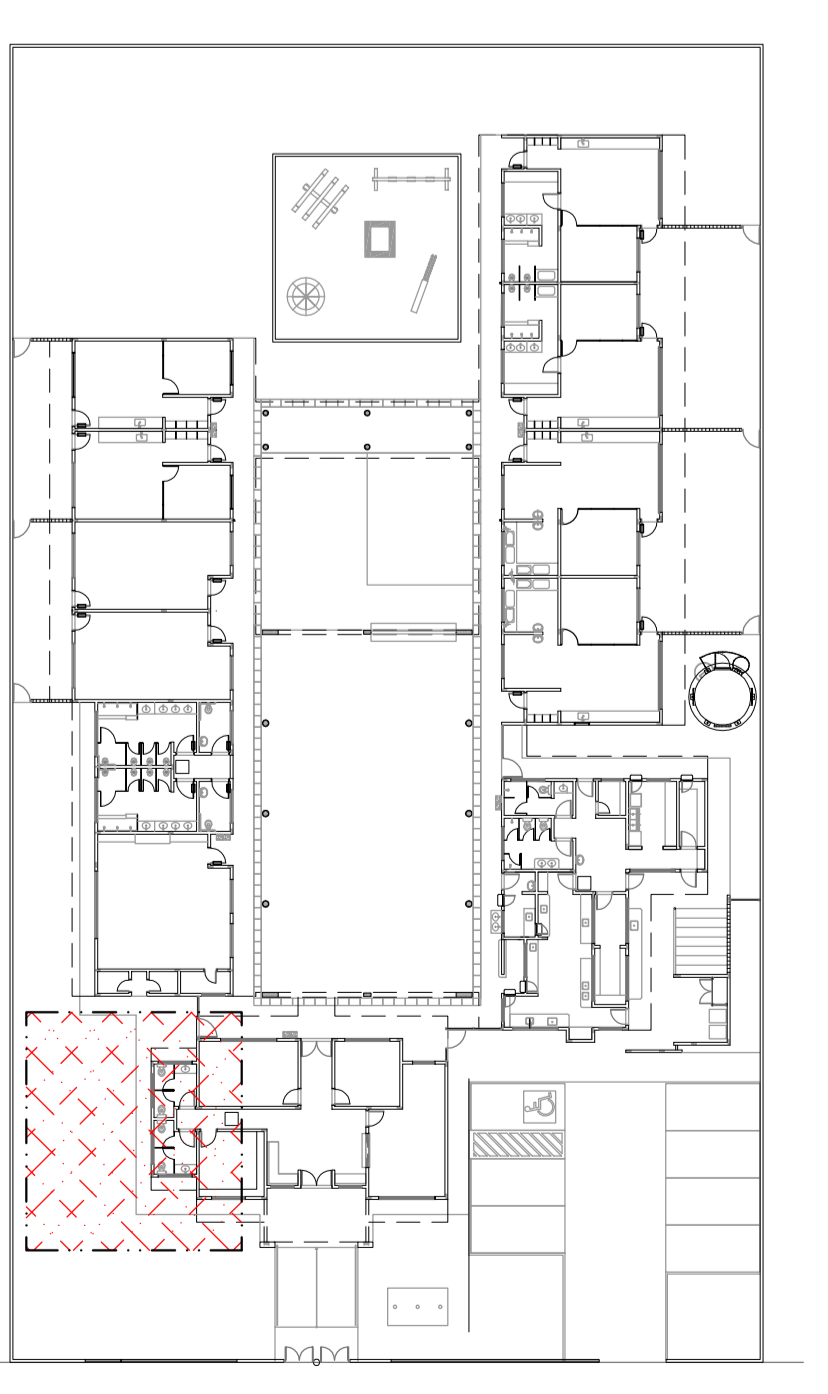

2 PLANTA CHAVE
ESCALA: 1/500

LEGENDA	
	CS CAIXA SIFONADA
	RS RALO SIFONADO
	R RALO SECO
	CGE CAIXA DE GORDURA ESPECIAL
	CSS CAIXA SIFONADA DE SABÃO
	I INCLINAÇÃO (%)
	MLR MÃO DE LAVAR LOUÇAS
	MILL MÃO DE LAVAR ROUPA
	VS VASO SANITÁRIO
	PC PIA DE COZINHA
	CT COTA DE TOPO
	CF COTA DE FUNDO
	UHC UNIDADE DE HUNTER DE CONTRIBUIÇÃO
	CAIXA DE INSPEÇÃO
	CI POÇO DE VISÃO
	PV SENTIDO DO FLUXO DA TUBULAÇÃO
	INDICA TUBULAÇÃO DE ESGOTO PRIMÁRIO
	INDICA TUBULAÇÃO DE COLUNA DE VENTILAÇÃO
	INDICA TUBULAÇÃO DE ESGOTO SECUNDÁRIO
	Øxxx SENTIDO DO FLUXO DA TUBULAÇÃO

FNDE Fundo Nacional de Desenvolvimento da Educação
 Ministério da Educação
 PÁIS RICO E PAÍS SEM POBREZA

GOVERNO FEDERAL
BRASIL
 PÁIS RICO E PAÍS SEM POBREZA

PROPRIETÁRIO: FUNDO DE DESENVOLVIMENTO DA EDUCAÇÃO - FINE
 ENDEREÇO:
 MUNICÍPIO - UF:
 PROPRIETÁRIO:
 RESP. TÉCNICO: OGEA
 AUTOR DO PROJETO: NATANACAM BIRENBAUM OGEA - 48419-100-1
 D.F.F.O: OBMOP

OBSERVAÇÕES:
 DATA DA COPIA: 8/10/2012, 11:30 AM (PROJETO DE 2012 3841.02)
PROGRAMA PROINFANCIA - PROJETO TIPO B
INSTALAÇÃO DE ESGOTO SANITÁRIO
 BLOCO ADMINISTRATIVO - PLANTA BAIXA

COORDENADOR: OGEST - Coordenação Geral de Infraestrutura Educacional
 REVISÃO: RUT
 ESCALA: INDICAÇÃO: 07/08
 DATA: 07/08/2012
 PRESENTAÇÃO: 841 mm x 594 mm