


1 AMPLIAÇÃO 02
ESCALA: 1/25

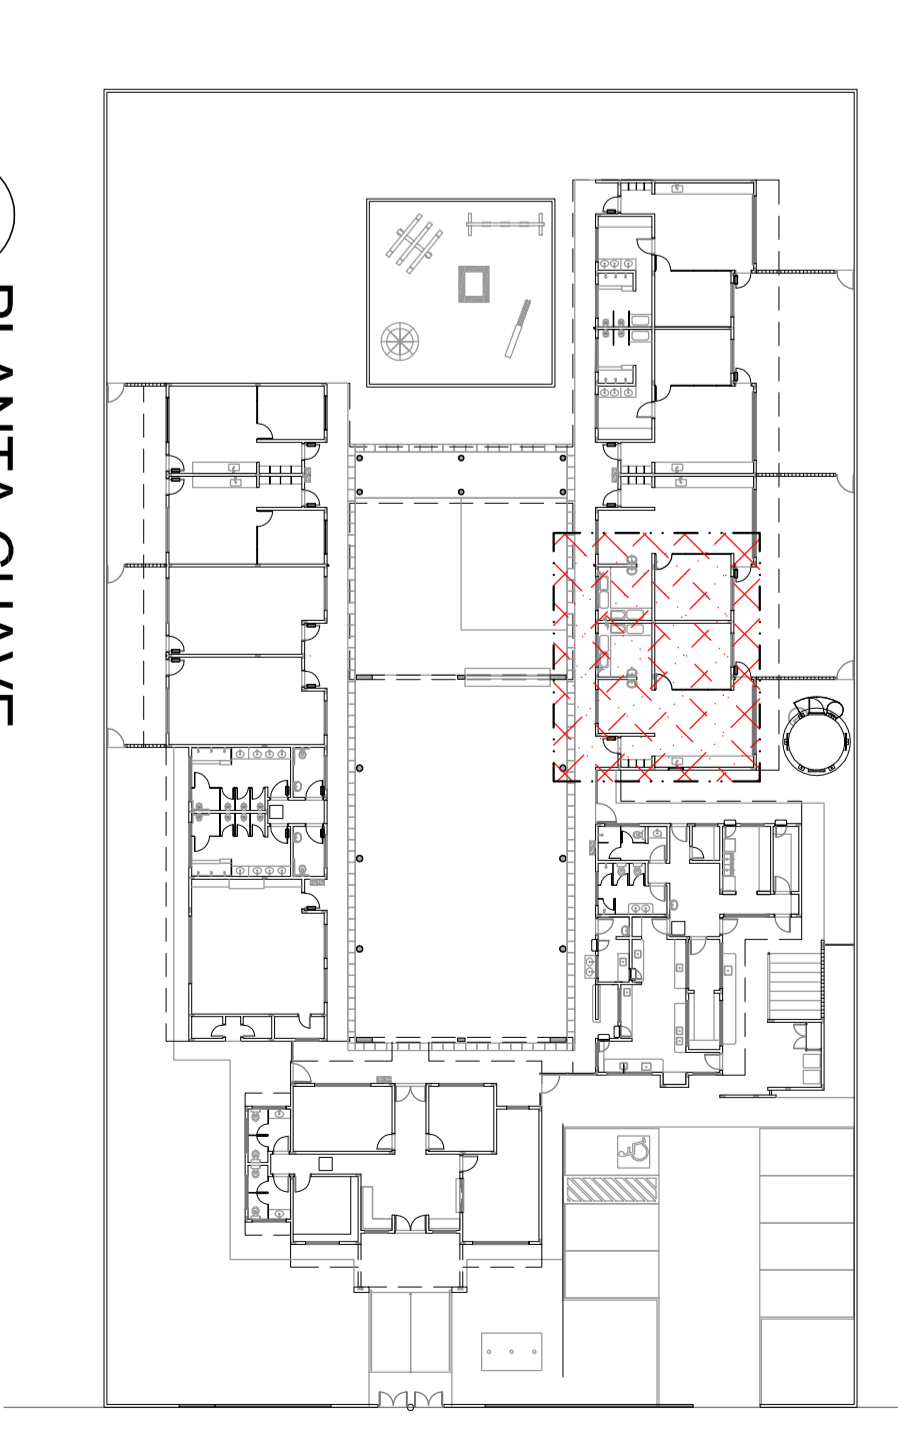

2 PLANTA CHAVE
ESCALA: 1/500

LEGENDA	
	CS CAIXA SIFONADA
	RS RALO SIFONADO
	R RALO SECO
	CGE CAIXA DE GORDURA ESPECIAL
	CSS CAIXA SIFONADA DE SABÃO
	I INCLINAÇÃO (%)
	MLR MÃO DE LAVAR LOUÇA
	VLS VASO SANITÁRIO
	PC PIA DE COZINHA
	CT COTA DE TOPO
	CF COTA DE FUNDO
	UHC UNIDADE DE HUNTER DE CONTRIBUIÇÃO
	CI CAIXA DE INSPEÇÃO
	PV POÇO DE VISÃO
	Øxxx SENTIDO DO FLUXO DA TUBULAÇÃO
	--- INDICA TUBULAÇÃO DE ESGOTO PRIMÁRIO
	- - - - INDICA TUBULAÇÃO DE COLUNA DE VENTILAÇÃO
 INDICA TUBULAÇÃO DE ESGOTO SECUNDÁRIO

PROPRIETÁRIO	FUNDO DE DESENVOLVIMENTO DA EDUCAÇÃO - FINE
ENDEREÇO	
MUNICÍPIO - UF:	
PROJETISTA	
RESP. TÉCNICO	CEGA
AUTOR DO PROJETO: MANUAÇÃO BIRENQUIM	CEGA-4891-1001
DLFO	CBMOP
OBSERVAÇÕES:	FA

PROGRAMA PROINFANCIA - PROJETO TIPO B			
INSTALAÇÃO DE ESGOTO SANITÁRIO			
BLOCO PEDAGÓGICO - PLANTA BAIXA			
GOVERNADORIA	SECRETARIA	ESCALA	PROJETO
CGEST - Coordenação Geral de Infraestrutura Educacional	DATA: NOVEMBRO 2012	INDICAÇÃO	03/08
PROJETO	841 mm x 584 mm	REVISÃO	
		FECHA	

FNDE Fundo Nacional de Desenvolvimento da Educação
 Ministério da Educação
 SCS Ed. Cl. 505 900

BRASIL GOVERNO FEDERAL
 MAIS RICO E MAIS SEM POBREZA