


1 AMPLIAÇÃO 04
ESCALA: 1/25

LEGENDA

	CS	CAIXA SIFONADA
	RS	RALO SIFONADO
	R	RALO SECO
	CGE	CAIXA DE GORNEIRA ESPECIAL
	CSS	CAIXA SIFONADA DE SIFÃO
	I	INCLINAÇÃO (%)
	MLR	MÃO DE LAVAR ROUPA
	VS	VASO SANITÁRIO
	PC	PIA DE COZINHA
	CT	COTA DE TOPO
	CF	COTA DE FUNDO
	UHC	UNIDADE DE HUNTER DE CONTRIBUIÇÃO
	CI	CAIXA DE INSPEÇÃO
	PV	POÇO DE VISITA
	Øxxx	SENTIDO DO FLUXO DA TUBULAÇÃO

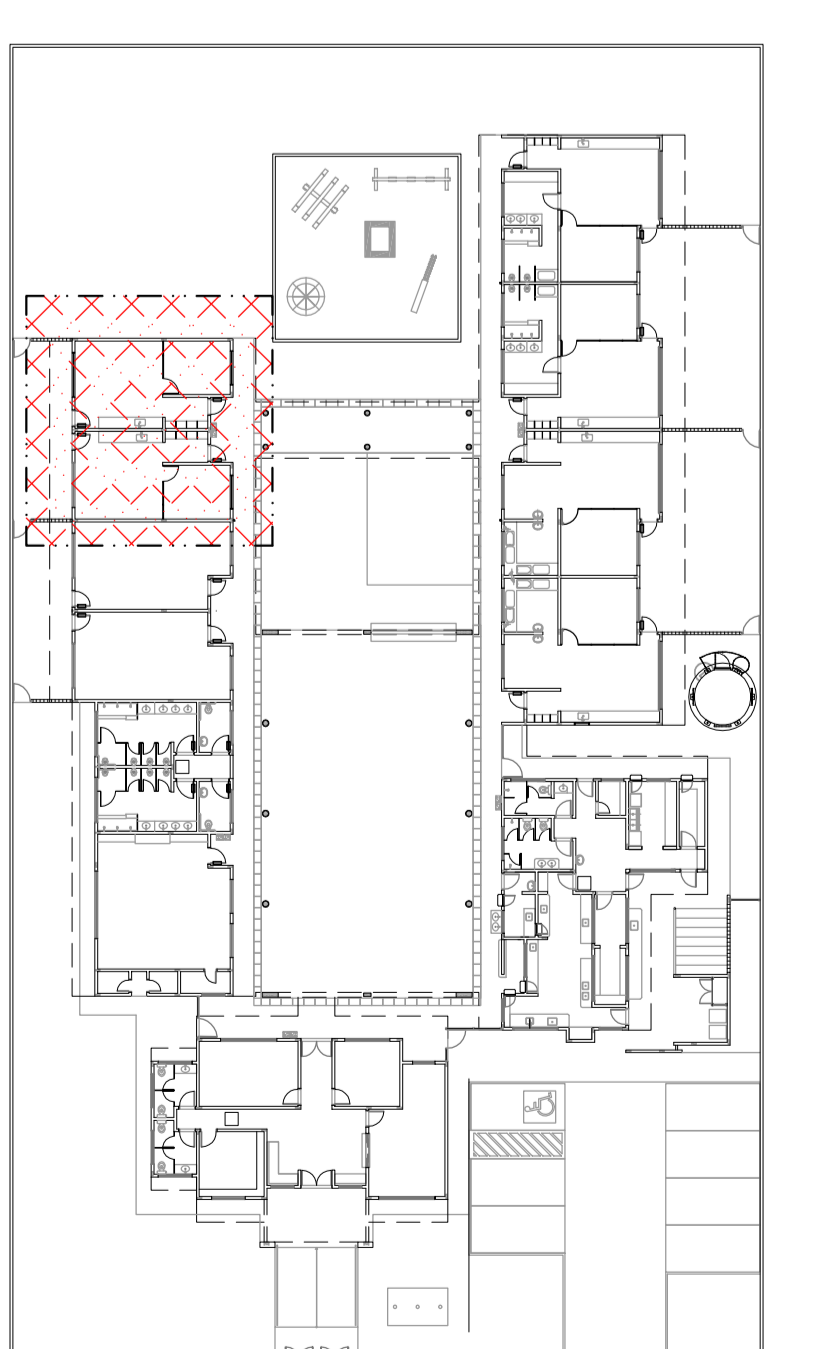

2 PLANTA CHAVE
ESCALA: 1/500

FNDE Fundo Nacional de Desenvolvimento da Educação
Ministério da Educação
PIS RICO E MAIS SEM POBREZA

GOVERNO FEDERAL
BRASIL
MÁS RICO E MÁS SEM POBREZA

PROPRIETÁRIO: FUNDO DE DESENVOLVIMENTO DA EDUCAÇÃO - FINE

ENDEREÇO:

MUNICÍPIO - UF:

PROPRIETÁRIO:

RESP. TÉCNICO:

AUTOR DO PROJETO: MARIANNA BIRENBALUM

DLFO:

OBSERVAÇÕES:

PROGRAMA PROINFANCIA - PROJETO TIPO B
INSTALAÇÃO DE ESGOTO SANITÁRIO

BLOCO PEDAGÓGICO II - PLANTA BAIXA
HEG

05/08