


1 AMPLIAÇÃO 05
ESCALA: 1:25

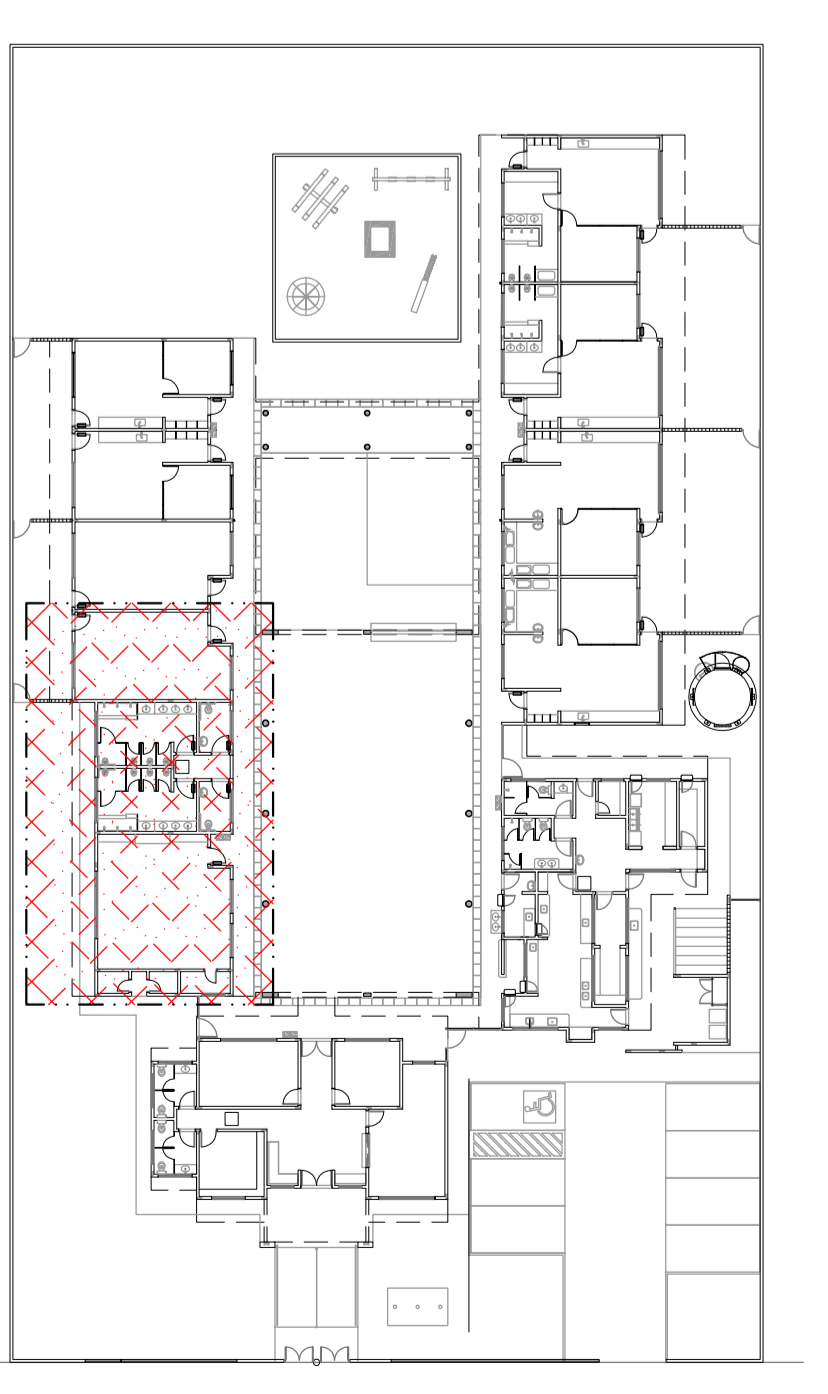

2 PLANTA CHAVE
ESCALA: 1:500

LEGENDA

	CS	CAIXA SIFONADA
	RS	RALO SECO
	R	RALO SECO
	CGE	CAIXA DE GORDURA ESPECIAL
	CSS	CAIXA SIFONADA DE SIFÃO
	I	INCLINAÇÃO (%)
	MLR	MÃO DE LAVAR ROUPA
	VS	VASO SANITÁRIO
	PC	PIA DE COZINHA
	CT	COTA DE TORÇO
	CF	COTA DE FUNDO
	UHC	UNIDADE DE HUNTER DE CONTRIBUIÇÃO
	CI	CAIXA DE INSPEÇÃO
	PV	POÇO DE VISÃO
	Øxxx	SENTIDO DO FLUXO DA TUBULAÇÃO

PV - POÇO DE VISÃO - ESGOTO
 CI - CAIXA DE INSPEÇÃO
 CGE - CAIXA DE GORDURA ESPECIAL
 RS - CAIXA DE GORDURA ESPECIAL
 R - CAIXA DE GORDURA ESPECIAL
 CSS - CAIXA SIFONADA DE SIFÃO
 I - INCLINAÇÃO (%)
 MLR - MÃO DE LAVAR ROUPA
 VS - VASO SANITÁRIO
 PC - PIA DE COZINHA
 CT - COTA DE TORÇO
 CF - COTA DE FUNDO
 UHC - UNIDADE DE HUNTER DE CONTRIBUIÇÃO
 CI - CAIXA DE INSPEÇÃO
 PV - POÇO DE VISÃO

INDICA TUBULAÇÃO DE ESGOTO PRIMÁRIO
 INDICA TUBULAÇÃO DE COLUNA DE VENTILAÇÃO
 INDICA TUBULAÇÃO DE ESGOTO SECUNDÁRIO

FNDE Fundo Nacional de Desenvolvimento da Educação
 Ministério da Educação
 PÁIS RICO E PAÍS SEM POBREZA

BRASIL GOVERNO FEDERAL
 PÁIS RICO E PAÍS SEM POBREZA

PROPRIETÁRIO: FUNDO DE DESENVOLVIMENTO DA EDUCAÇÃO - FINE
 ENDEREÇO:
 MUNICÍPIO - UF:
 PROPRIETÁRIO:
 RESP. TÉCNICO: OGEA
 AUTOR DO PROJETO: MATAJAZON BIREBAGUM OGEA - 48411-1101
 D.F.T.O. OBMOP

OBSERVAÇÕES:
 DATA DA ATUALIZAÇÃO: 04/04/2012, 11/06/2010 e 06/12/2012
PROGRAMA PROINFANCIA - PROJETO TIPO B
INSTALAÇÃO DE ESGOTO SANITÁRIO
 BLOCO MULTIFUNÇÃO - PLANTA BAIXA
 COORDENADOR: OGEA - Coordenação Geral de Infraestrutura Educacional
 REVISÃO: RUT
 ESCALA: INDICAÇÃO
 DATA: 11/06/2010
 PRESENTAÇÃO: 06/11/2012
 DIMENSÃO: 841 mm x 584 mm

HEG
 06/08