

1 PLANTA BAIXA - TERREO  
ESCALA: 1/100


1. TODOS OS TUBOS E CONEXÕES DA REDE DE ESGOTOS SANITÁRIOS SERÃO EM PVC RÍGIDO, SENDO QUE OS TUBOS COM DIÂMETROS DE ATÉ 600mm SERÃO EM PVC TIPO ESGOTO, SERIE NORMAL, EFERENCADA, REFORÇADA, COM ANEL DE BORDA DURA.
2. ADOPTAR DECLIVAÇÃO MÍNIMA DE 2% PARA OS TUBOS COM DIÂMETROS ATÉ Ø75 mm E 1% PARA TUBOS COM DIÂMETROS > 80mm.
3. NAS TUBULAÇÕES ENTERRADAS ADOPTAR RECOBRIMENTO MÍNIMO DE 0,4m NAS LOCALS SEM TRAVESSO DE TRAVESSO DE VEÍCULOS PESADOS ADOPTAR RECOBRIMENTO MÍNIMO DE 0,80m.

5. AS TUBULAÇÕES VERTICAIS DAS COLUNAS DE VENTILAÇÃO SERÃO EMBITADAS NA ALVENARIA.
6. OS RAMPOS DE FERRO FUNDIDO DAS "Q" E "P" DEVEM TER NA SUA FACE EXTERNA A INSCRIÇÃO "SERIE DO TIPO PESADO".
7. OS RAMPOS DE FERRO FUNDIDO DAS "Q" E "P" DEVEM SER DO TIPO LEVE. OS RAMPOS DOS "P" DEVEM SER DO TIPO PESADO.
8. AS ESCALAS DE FERRO FUNDIDO DEVEM TER O RAZÃO DAS REQUISIÇÕES NATURAIS DO TERRENO, ANTES DA EXECUÇÃO DAS OBRAS, DEBEM SER VERIFICADAS AS COTAS DO TERRENO.
10. NENHUMA TUBULAÇÃO PODERA FICAR SOLTA NA ESTRUTURA DE CONCRETO, CASO SEJA PREVISTA A TRAVESSIA DE TUBULAÇÕES NAS ESTRUTURAS DE CONCRETO, DEVEM SER DEIXADAS ABERTAS.

11. O CALCULISTA DE ESTRUTURA DEVERÁ SER PREVIAMENTE CONSULTADO.
12. ONDE HOUVER TUBULAÇÕES DE SERIE REFORÇADA, AS CONEXÕES DE MESMO MATERIAL.
13. TUBOS E CONEXÕES DE PVC LINHA ESGOTO TIPO 1.
14. A ALTURA DA SAÍDA P/ MANEIRA DE LAVAR LOUÇA DEVERÁ SER ADEQUADA AO MODELO UTILIZADO.
16. PARA INSTALAR LOCALS CONSULTAR ANTES O PROJETO DE ARQUITETURA.
17. AS SAÍDAS DAS COLUNAS SERÃO SEMPRE PELA LATERAL INTERNA.
18. NÃO COLOCAR AS BORDAS COM AS NERVURAS.

NOTAS

REPRESENTAÇÃO

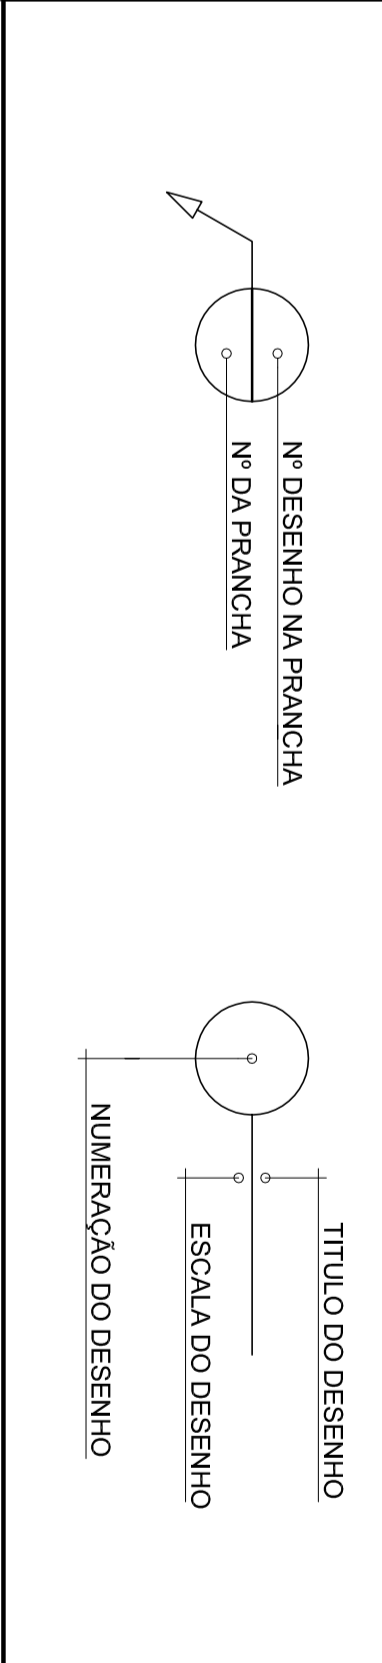

LEGENDA	
	CAIXA SINCRONADA
	RAIO SECUNDÁRIO
	RAIO SEC
	CAIXA DE COBERTURA ESPECIAL
	CAIXA SINCRONADA DE SABÃO
	INCLINAÇÃO (%)
	MAO DE LAVAR ROUPA
	VASO SANITÁRIO
	PA DE COZINHA
	COTA DE TORO
	COTA DE FUNDO
	UNIDADE DE HANTER DE CONTRIBUIÇÃO
	CAIXA DE INSCRIÇÃO
	POÇO DE VISTA
	SERVIDO DO FLUXO DA TUBULAÇÃO
	INDICA TUBULAÇÃO DE ESGOTO PRIMÁRIO
	INDICA TUBULAÇÃO DE COLUNA DE VENTILAÇÃO
	INDICA TUBULAÇÃO DE ESGOTO SECUNDÁRIO

**FUNDE** Fundação Nacional do Desenvolvimento do Ensino Educado

Mistério da Educação

GOV. DO ESTADO DO RIO GRANDE DO NORTE

PROPRIETÁRIO: FUNDO DE DESENVOLVIMENTO DA EDUCAÇÃO - FUNDE

MUNICÍPIO: UF

PROPRIETÁRIO: OBRAS

RESP. TÉCNICO: OBRAS

AUTOR DO PROJETO: NATAN ASSUNÇÃO BERNARDINI

OSMA-60001-01/21

CMDF

RA

PROGRAMA PROINFANCIA - PROJETO TIPO B			
INSTALAÇÃO DE ESGOTO SANITÁRIO			
COORDENADOR	HEG	ESCALA	01/08
CGEST - Coordenação Geral de Infraestrutura Educacional		INDICAÇÃO	
REVISOR		DATA	NOVEMBRO 2012
PROJETO	500 mm x 504 mm	PROJETO	